
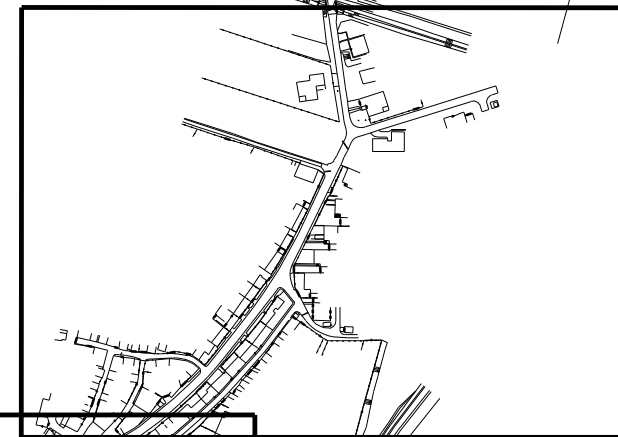
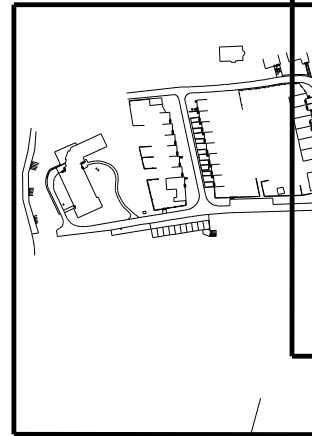


SITUACE KOSTELEC C.3.7


SITUACE KOSTELEC C.3.5

SITUACE KOSTELEC C.3.4

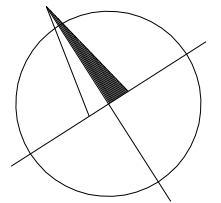


SITUACE KOSTELEC C.3.6

SITUACE KOSTELEC C.3.3

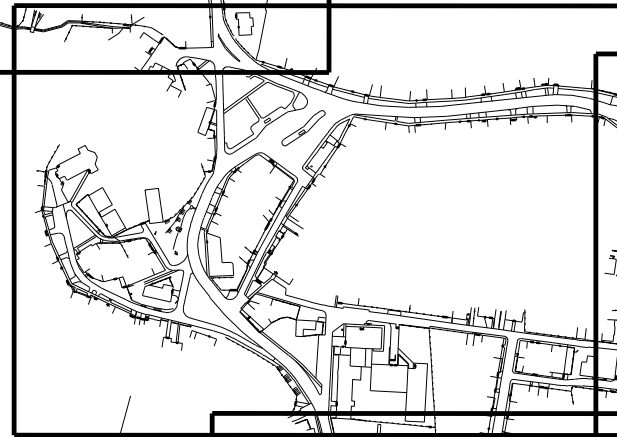


SITUACE KOSTELEC C.3.2

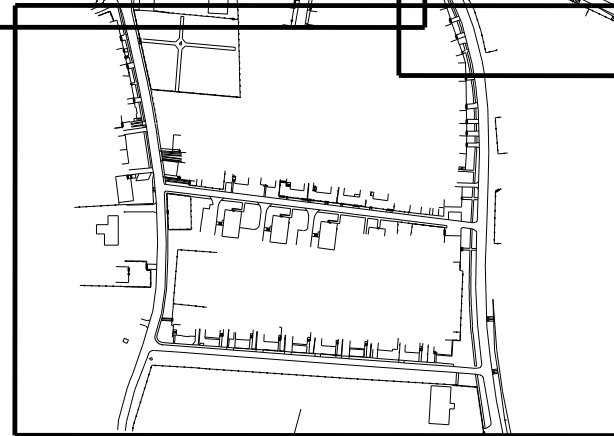

# KOSTELEC u Holešova

SITUACE KOSTELEC C.3.1

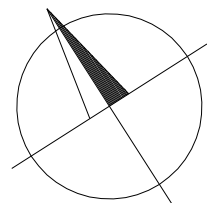

## JOSEF VAŠÁK - projekce elektro

Projektování elektrických instalací  
Březinova 2655/3, 767 01 Kroměříž  
mob: 736 781 422, tel/fax: 573 342 149  
e-mail: vasak.elektro@seznam.cz

Investor : Obec Kostelec u Holešova č.p.58, 768 43 Kostelec u Holešova

Místo stavby : k.ú. Kostelec u Holešova

Vypracoval : Josef Vašák

Stavba : MODERNIZACE A ROZŠÍŘENÍ  
VEŘEJNÉHO OSVĚTLENÍ  
V OBCI KOSTELEC U HOLEŠOVA

Zak. č. : 216003

Kopie :

Datum : 05/2016

Formát : 2A4

Stupeň : DUR

Měřítko : 1 : 5000

Obsah : Situační výkres širších vztahů - koordinační

Číslo výkresu :  
C.1.2

Část :  
C.